



PIANTA PIANO SEMINTERRATO

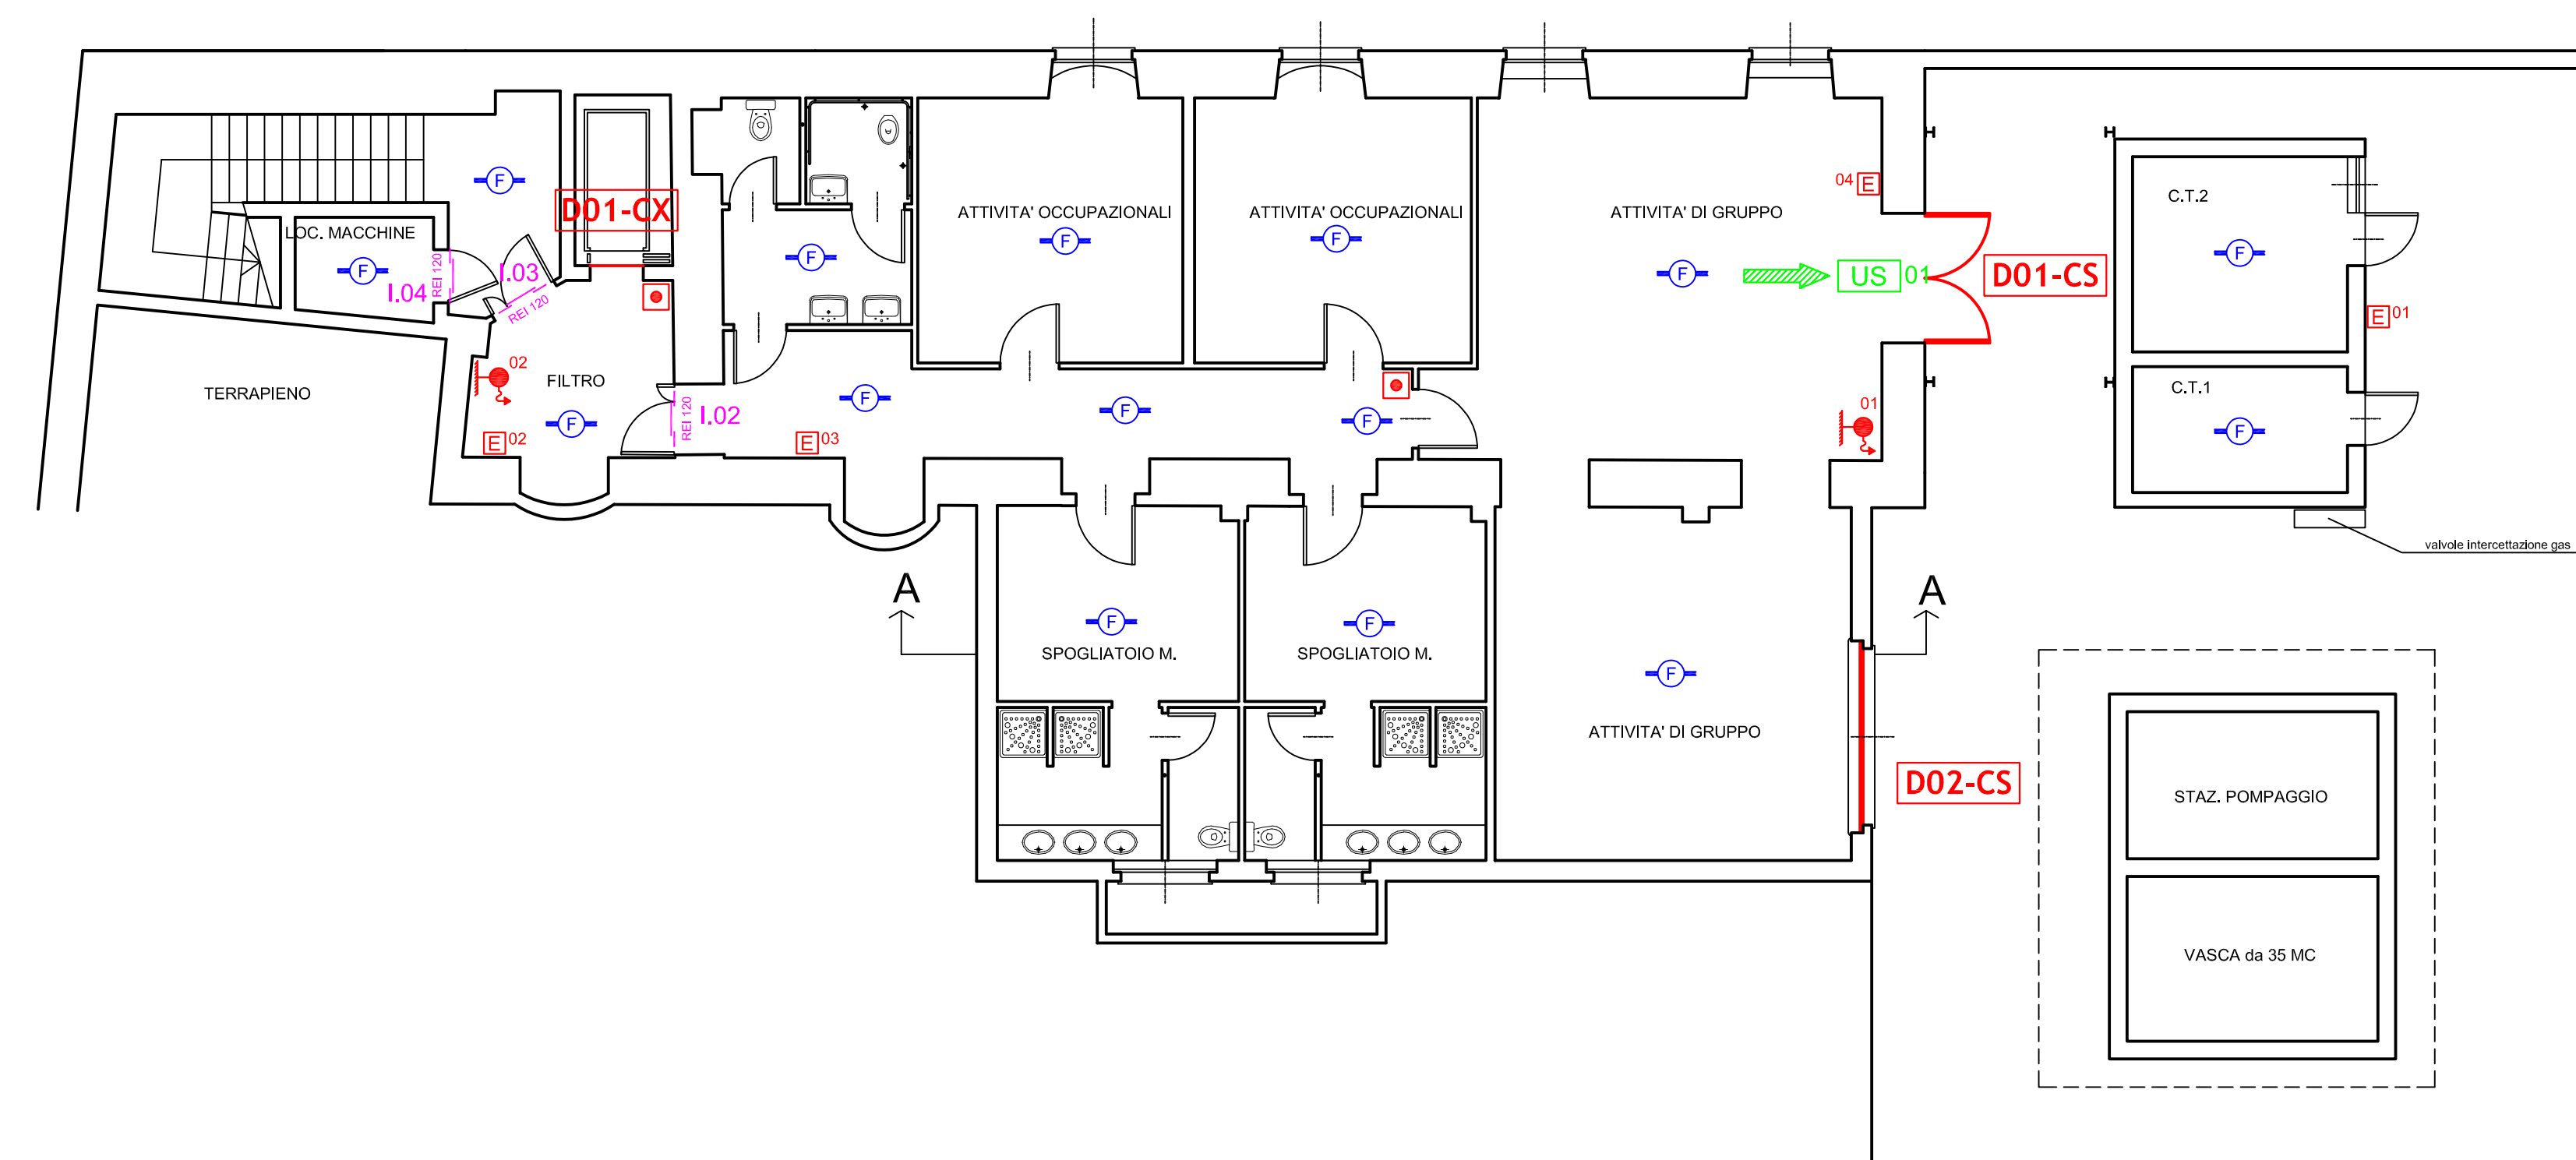

PIANTA PIANO PRIMO

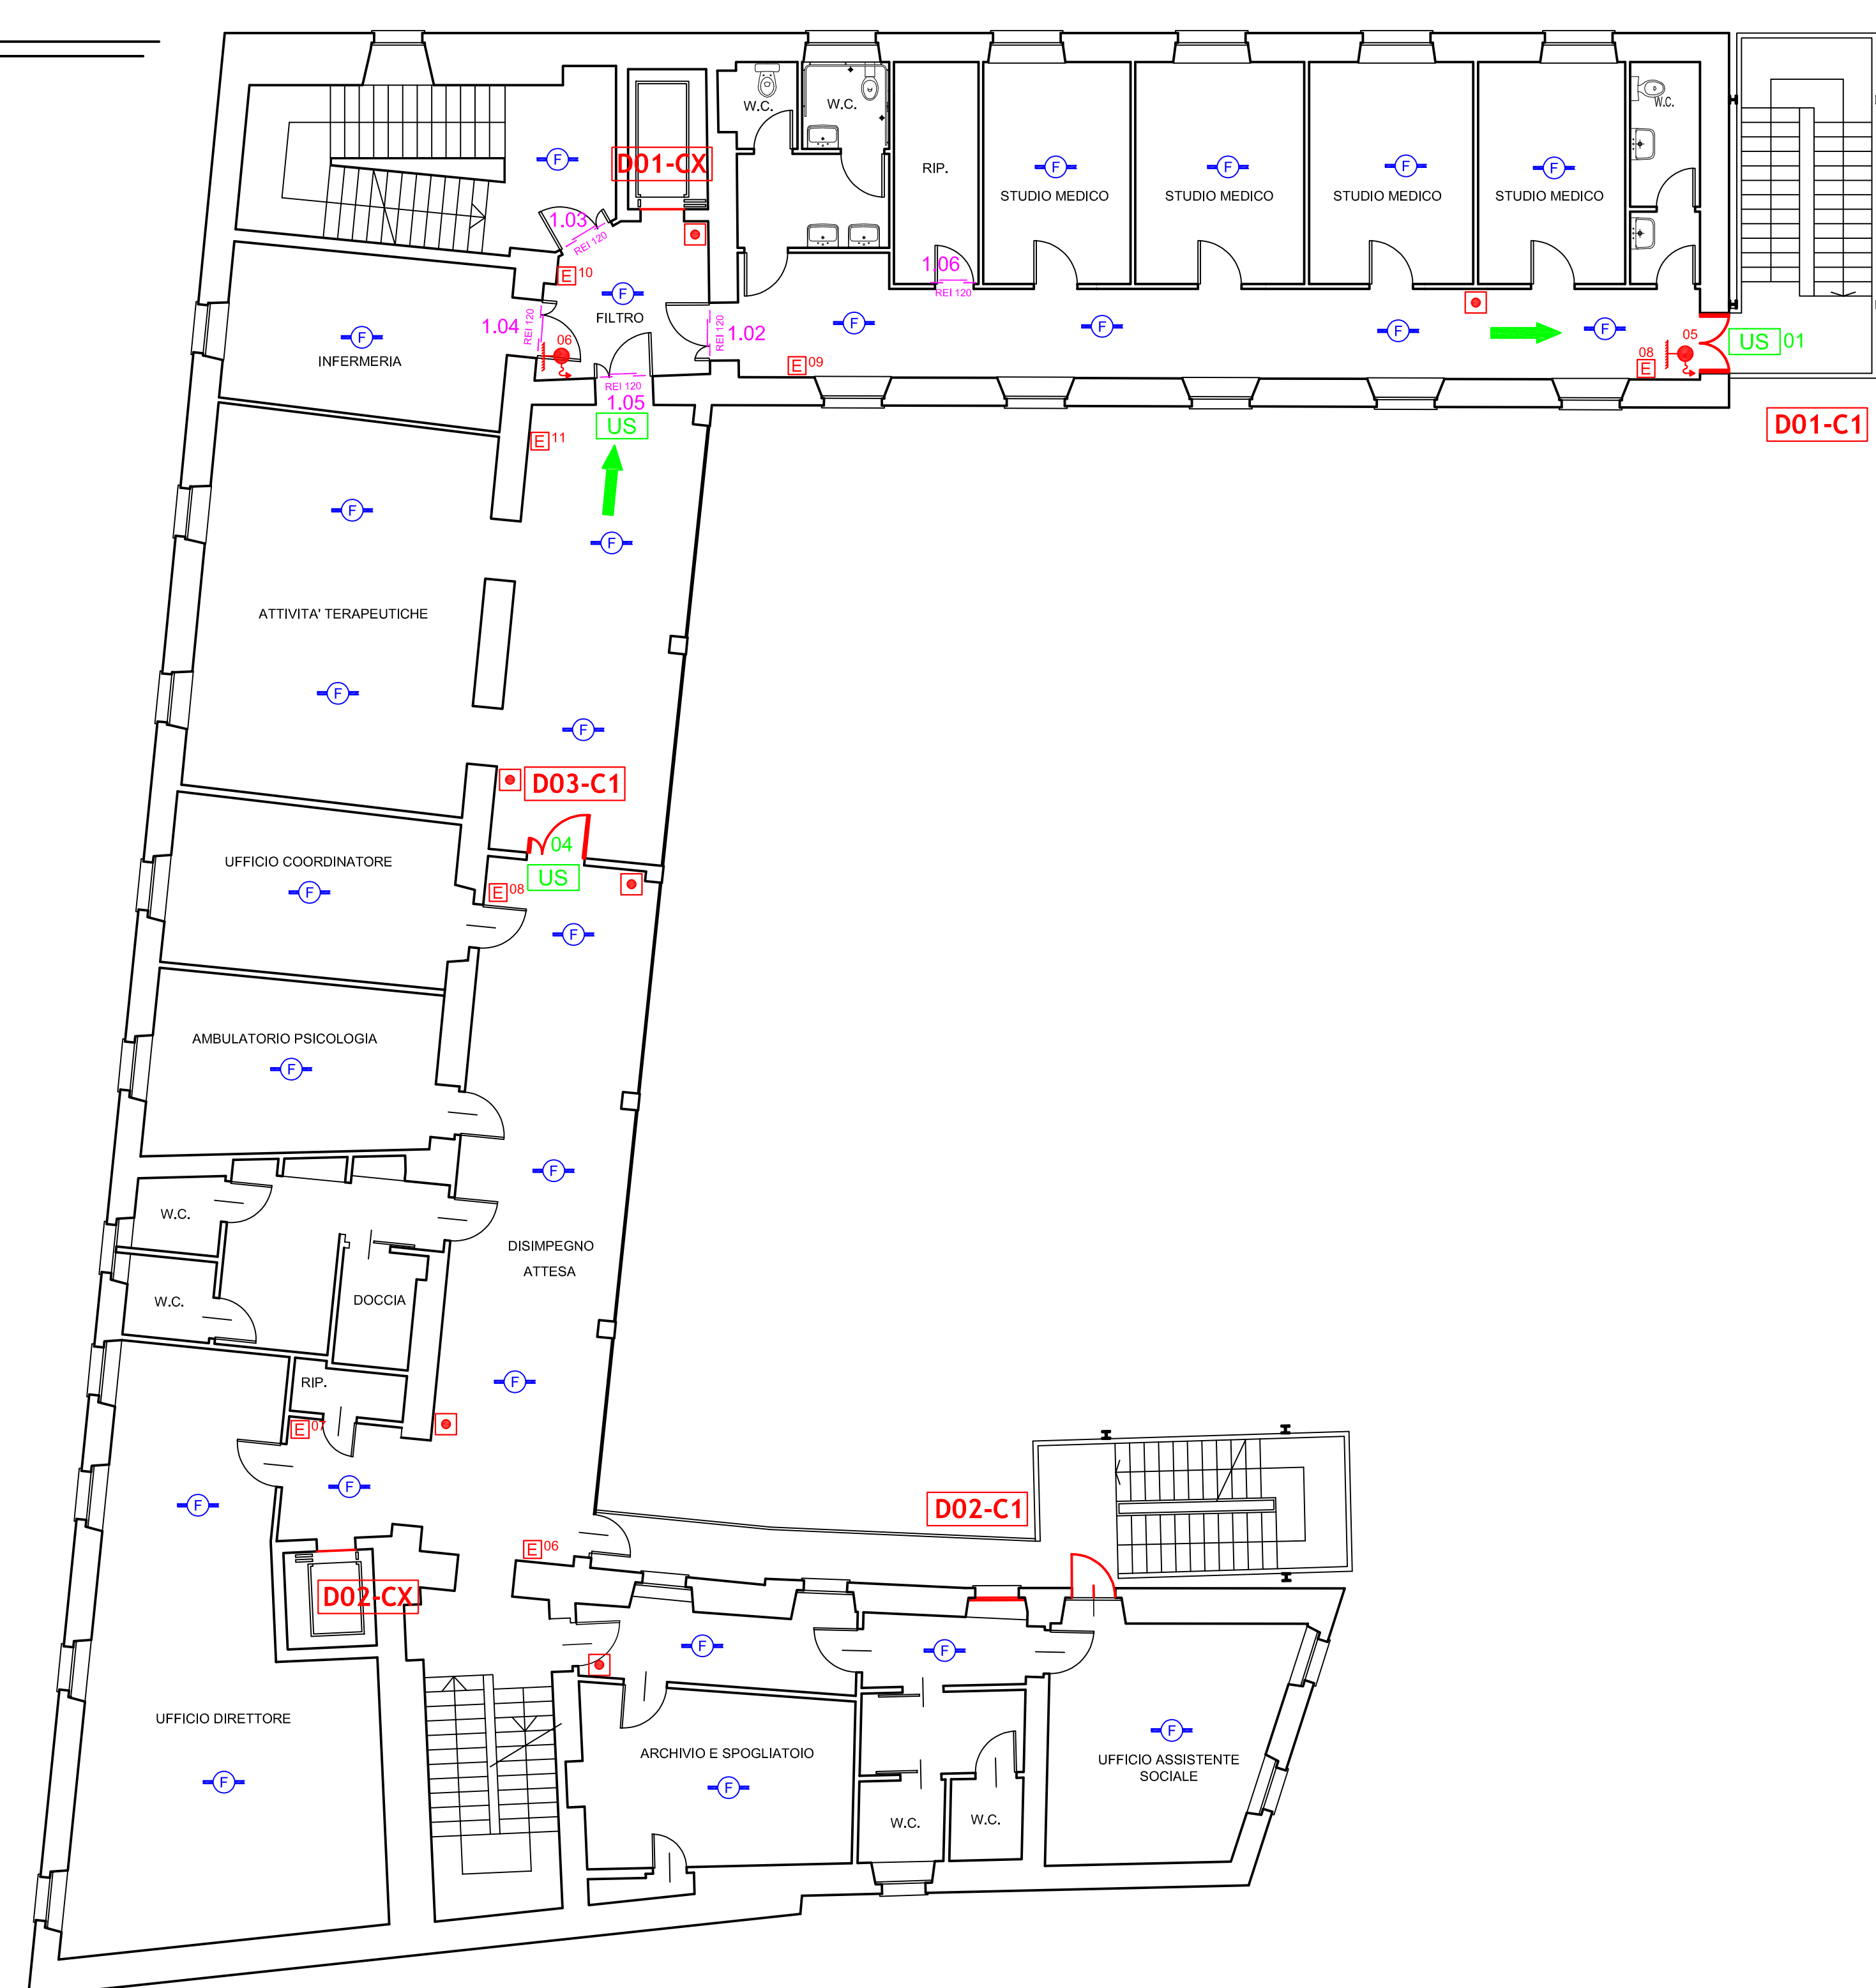

PIANTA PIANO SECONDO



PIANTA PIANO TERRA



LEGENDA SIMBOLI

	Perimetro di uscita orizzontale
	Perimetro di uscita in basso
	Perimetro di uscita in alto
	Porta resistente al fuoco per 120 minuti
	Uscita di emergenza
	Estintore portatile
	Sfrante su Nastro DN45 a parete (con flessibile e lancia)
	Pulsante di segnalazione allarme antincendio
	Rilasciatore di fumo
	Centrale impianto rivelazione incendio
	Dxx-Cx Opere oggetto di richiesta di finanziamento
	Porte da sostituire con serramenti RES 120

Azienda Sanitaria Locale CN2 - ALBA-BRA
Centro Terapie Psichiatriche
 Via Monte di Pietà n. 19/21, Bra (CN)

Adeguamento alle norme di prevenzione incendi
 per le attività individuate al nr. 68.4.B,
 ai sensi del D.P.R. n. 151/2011
 per le scadenze temporali previste dal D.M. 19 marzo 2015

Progettista: _____ Collaboratori: _____

Tavolo: **U** Oggetto: **Planimetrie** Scala: **1:100**

Data: _____

ASL CN2 Azienda Sanitaria Locale CN2 - ALBA-BRA
 Servizi Amministrativi di Linea - S.C. SERVIZI TECNICI - PATRIMONIALE
 Via V.le A.10, 12051 ALBA - telefono 0173319254 - fax 0173319495
 RPD/000000024 - e-mail: torino.asl@aslcn2.it